


LEGENDA

- 32 PIAZZOLA DISINFESTAZIONE AUTOMEZZI
- 16 PESA A PONTE
- 11 SILD ORIZZONTALE
- 14 ALIMENTATORE VASLAF
- LINEA 1 AGRICOLA
- 30 AREA STOCCAGGIO POLLINA
- 8 VASCA DI CARICO DEIEZIONI ANIMALI
- 6 CONTAINER POMPAGGIO
- 7 CONTAINER ELETTROTECNICA
- 16 DIGESTORE
- 2 DIGESTORE
- 3 POST-DIGESTORE
- 21 VASCA POLMONE DIGESTATO T.O.
- 12 SEPARATORE
- 13 CONCHIMA SEPARATO SOLIDO
- 22 VASCA POLMONE SEPARATO LIQUIDO
- 34 VASCA DI STOCCAGGIO
- 33 VASCA DI SCARICO INVERBATA
- 25 DEPURAZIONE BIODAS
- 4 COGENERATORE
- 5 QUADRI ELETTRICI
- 9 SKID OLIO
- 23 POZZETTO RACCOLTA CONDENSA
- 10 TORCIA
- 15 CABINA ELETTRICA
- 17 RISERVA IDRICA ANTINCENDIO
- 20 VANO TECNICO V.U.F.
- 18 PARCHEGGIO
- 19 UFFICI E SERBATOI
- 24 BACINO DI LAMINAZIONE
- 26 VASCA DI PRIMA PRODOTTA
- 27 SERBATOI GASOLIO
- LINEA 2 R.S.N.P.
- 31 VASCA DI CARICO R.S.N.P.
- 16 DIGESTORE
- 29 POST-DIGESTORE
- 28.4 VASCHE DI STOCCAGGIO FANGHI
- 35 BIOPILIRO
- 36.4 VASCHE DI PRELIEVO FANGHI
- TUBAZIONE BIODAS
- LINEA 2
- TUBAZIONE DI CARICO R.S.N.P.
- TUBAZIONE SUBSTRATO
- TUBAZIONE FANGHI

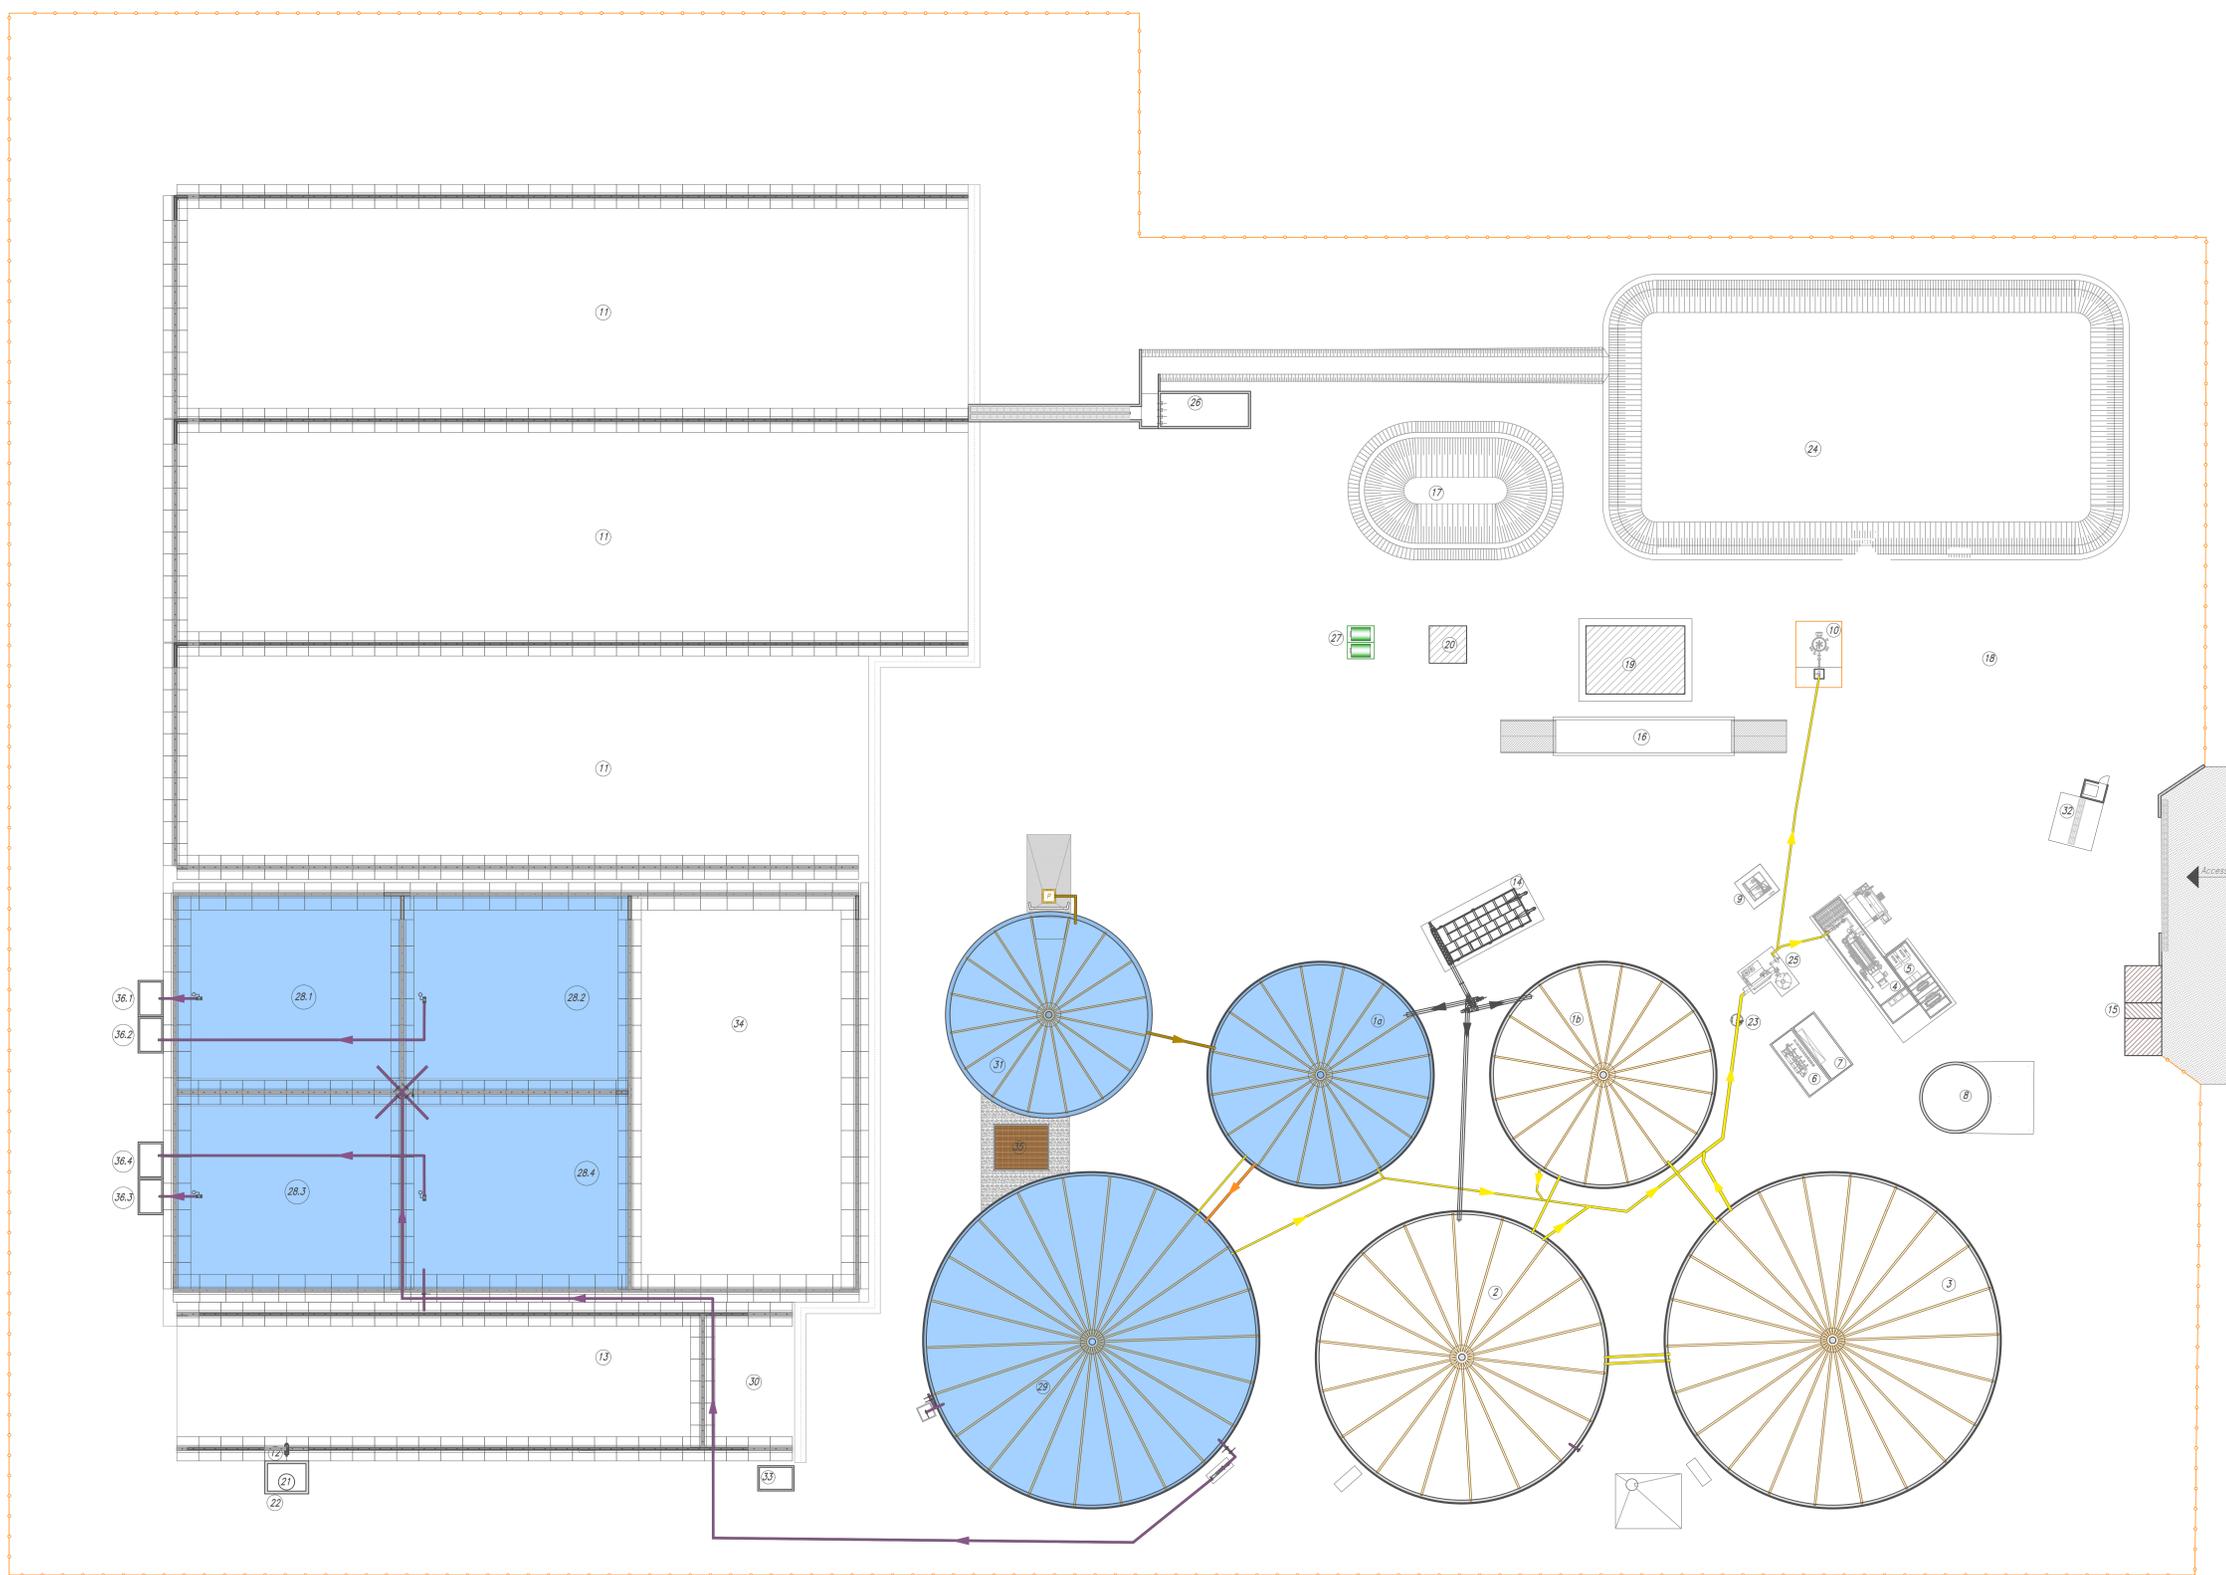

Rev.	00	21/05/2024	Prima emissione	Uggetto revisione:
Il Committente:	Il Progettista:			
Localizzazione: REGIONE VENETO PROVINCIA DI VENEZIA COMUNE DI CONCORDIA SAGITTARIA	Committente: Soc. Agr. CONCORDIA BIOGAS s.r.l. Via Possidenza, 5 30023 - Concordia Sagittaria (VE)			
Progetto: MODIFICA DI IMPIANTO ESISTENTE A BIOMASSA VEGETALI CON INTEGRAZIONE DI UNA LINEA PER LA VALORIZZAZIONE DI RIFIUTI SPECIALI NON PERICOLOSI	Oggetto: Planimetria condotte linea 2			
Commissio: 1.336 Data: 06/04/2023 Disegnatore: Castellon geom. Andrea	Scala: 1:250	Tavola: 14.2V.1 File: 1.336-COB-Planimetria.dwg		