


LEGENDA

- | | | | |
|-------------------------|-----------------------------------|------|-----------------------------|
| 32 | PIAZZOLA DISINFEZIONE AUTOMEZZI | 37 | VASCA DI CARICO R.S.N.P. |
| 16 | PESA A PONTE | 16 | DIGESTORE |
| 11 | SILO ORIZZONTALE | 29 | POST-DIGESTORE |
| 14 | ALIMENTATORE VASLAF | 28.4 | VASCHE DI STOCCAGGIO FANGHI |
| | | 35 | BIOFILTRO |
| | | 36.4 | VASCHE DI PRELIEVO FANGHI |
| LINEA 1 AGRICOLA | | | |
| 30 | AREA STOCCAGGIO POLLINA | | |
| 8 | VASCA DI CARICO DEIEZIONI ANIMALI | | |
| 6 | CONTAINER POMPAGGIO | | |
| 7 | CONTAINER ELETTRTECNICA | | |
| 16 | DIGESTORE | | |
| 2 | DIGESTORE | | |
| 3 | POST-DIGESTORE | | |
| 21 | VASCA POLMONE DIGESTATO T.O. | | |
| 12 | SEPARATORE | | |
| 13 | CONCIMA SEPARATO SOLIDO | | |
| 22 | VASCA POLMONE SEPARATO LIQUIDO | | |
| 34 | VASCA DI STOCCAGGIO | | |
| 33 | VASCA DI SCARICO INVERBATA | | |
| LINEA 2 R.S.N.P. | | | |
| 25 | DEPURAZIONE BIOGAS | | |
| 4 | COGENERATORE | | |
| 5 | QUADRI ELETTRICI | | |
| 9 | SKID OLIO | | |
| 23 | POZZETTO RACCOLTA CONDENSA | | |
| 10 | TORCIA | | |
| 15 | CABINA ELETTRICA | | |
| 17 | RISERVA IDRICA ANTINCENDIO | | |
| 20 | VANO TECNICO M.U.F. | | |
| 18 | PARCHEGGIO | | |
| 19 | UFFICI E SERBATOI | | |
| 24 | BACINO DI LAMINAZIONE | | |
| 26 | VASCA DI PRIMA PRODOTTA | | |
| 27 | SERBATOI GASOLIO | | |
-
- | | |
|-----|---------------------------------------|
| --- | TUBO DI RITORNO RISCALDAMENTO |
| --- | TUBO DI MANDATA RISCALDAMENTO |
| --- | TUBAZIONE ACQUE DI PRIMA PRODOTTA |
| --- | TUBAZIONE PERCOLATO SLOES |
| --- | TUBAZIONE PERCOLATO BIOGAS |
| --- | TUBAZIONE DI SCARICO CONDENSA |
| --- | TUBAZIONE BIOGAS |
| --- | TUBAZIONE DI CARICO DEIEZIONI ANIMALI |
| --- | TUBAZIONE SUBSTRATO |
| --- | TUBAZIONE DI SCARICO SEPARATO LIQUIDO |
| --- | LINEA 1 |
| --- | TUBAZIONE DI CARICO R.S.N.P. |
| --- | TUBAZIONE SUBSTRATO |
| --- | TUBAZIONE FANGHI |

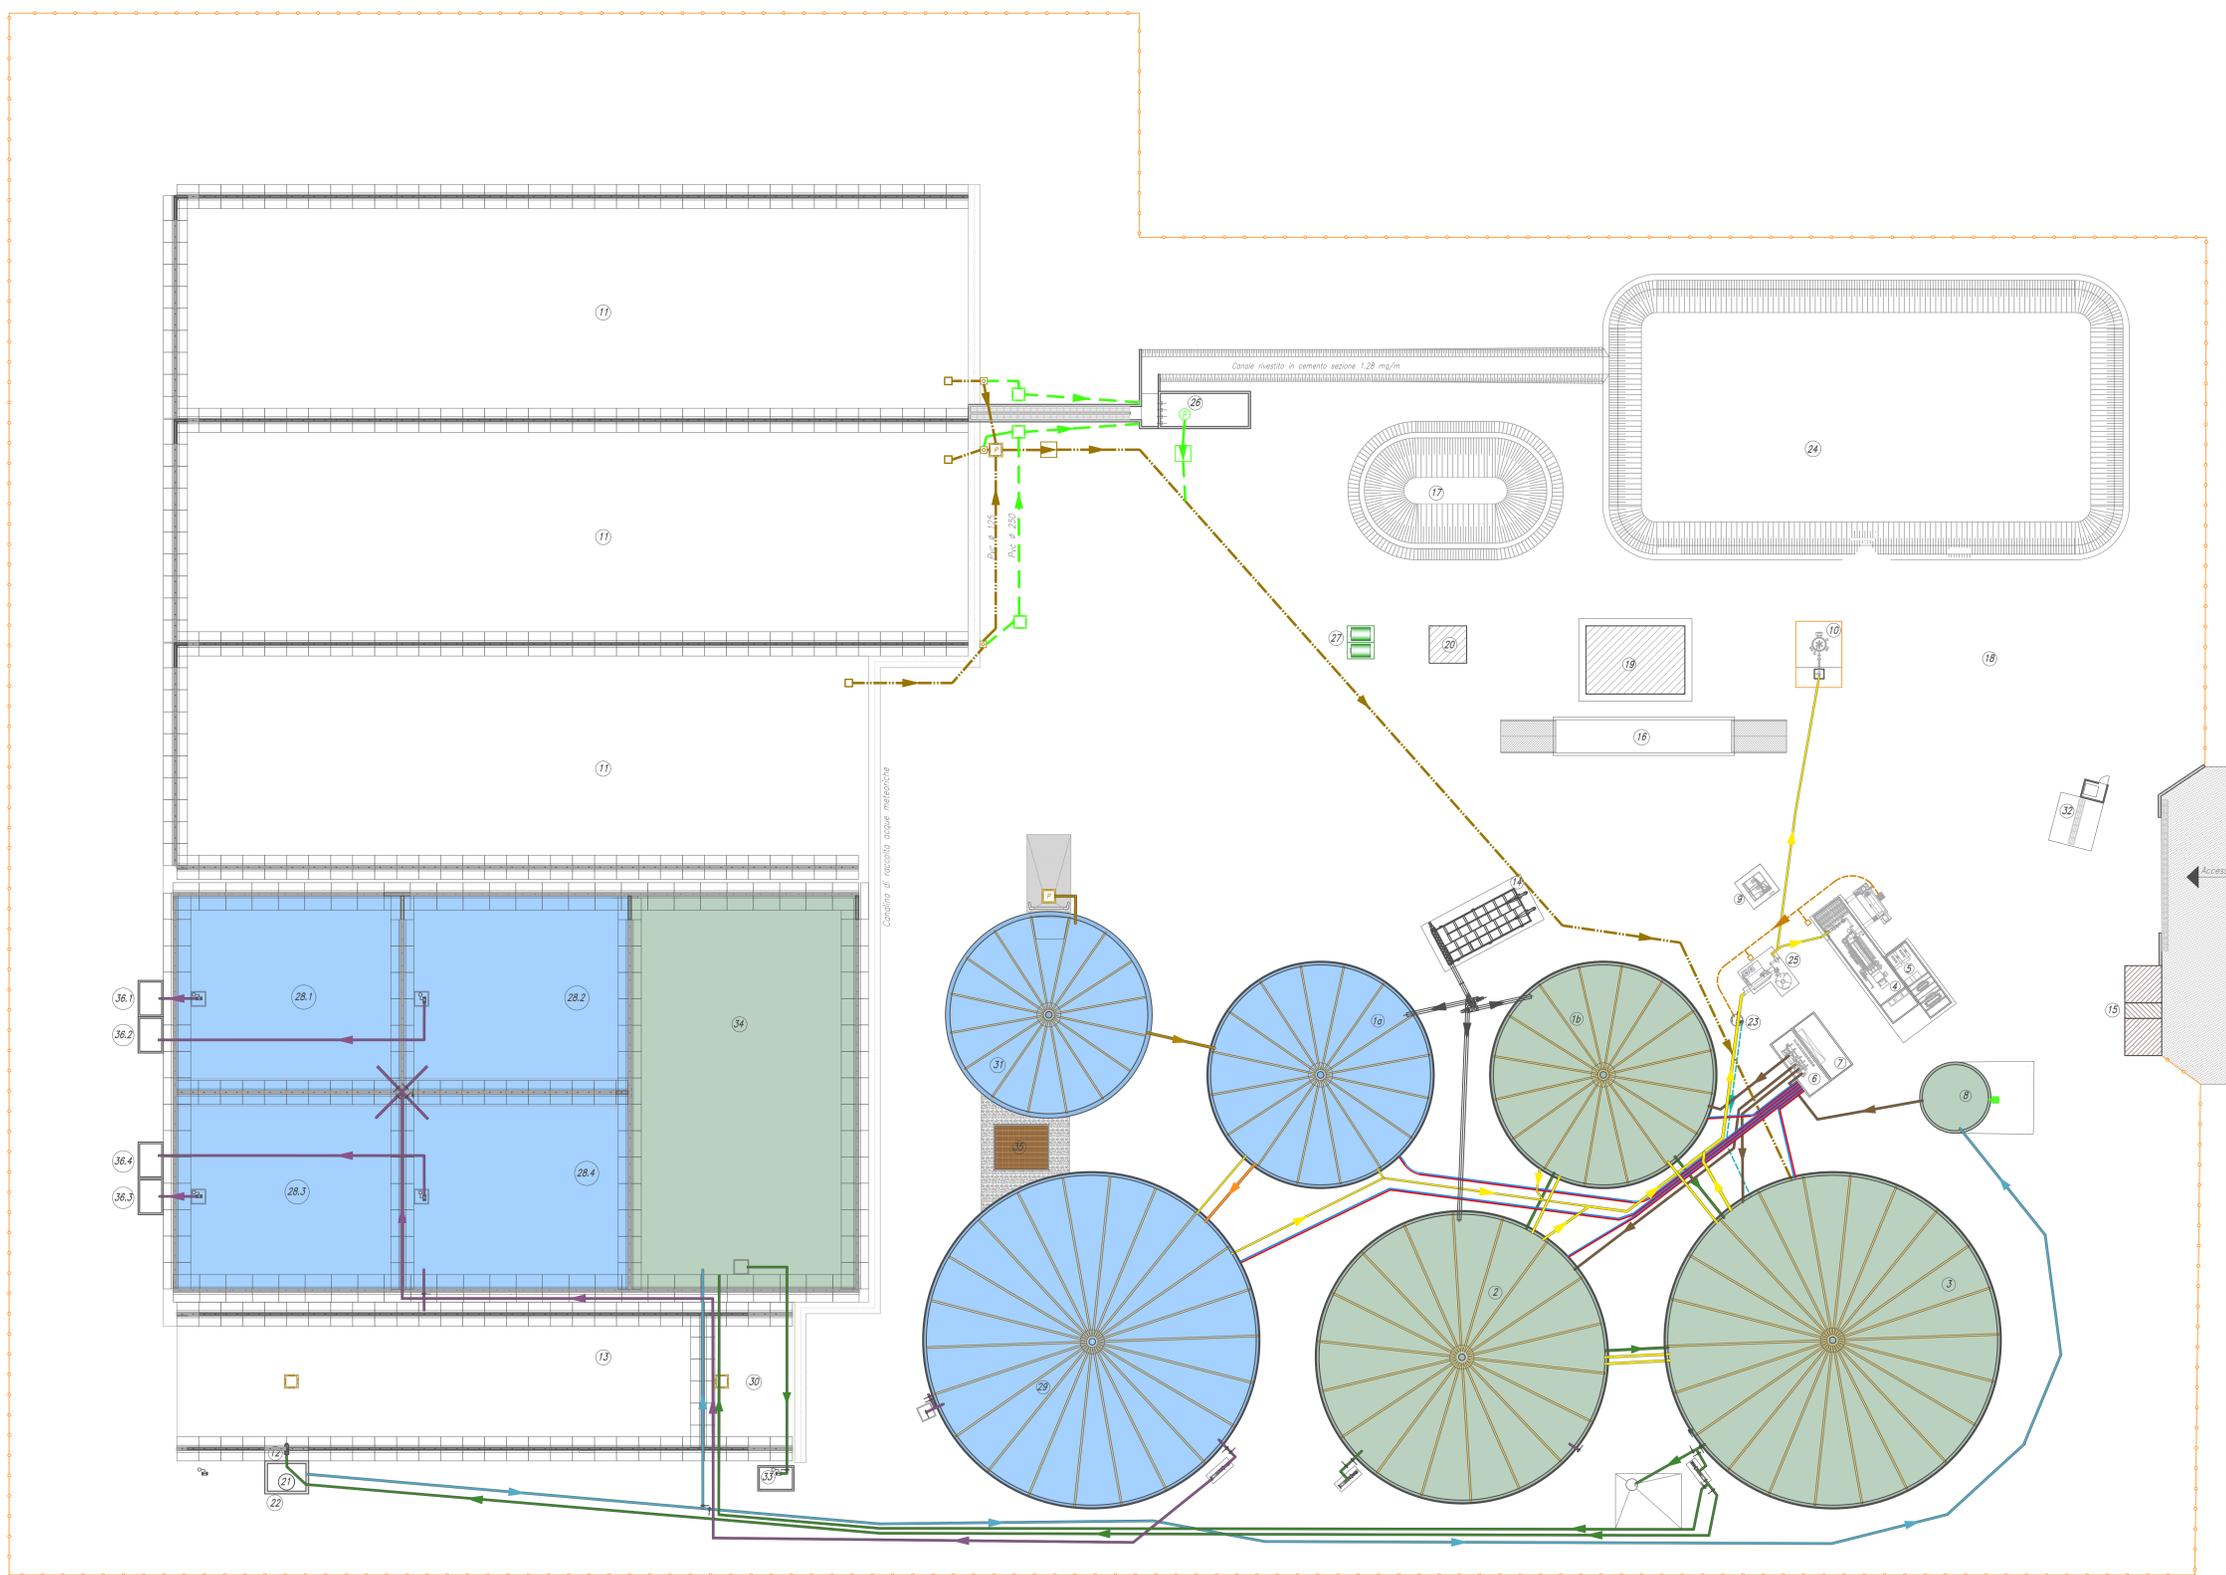

01	22/04/2024	Modifica schema di flusso impianti
00	19/07/2023	Prima emissione
Rev.	Data:	Descrizione:
Il Committente:		Il Progettista:
Localizzazione: REGIONE VENETO PROVINCIA DI VENEZIA COMUNE DI CONCORDIA SAGITTARIA		Committente: Soc. Agr. CONCORDIA BIOGAS s.r.l. Via Possidenza, 5 30023 - Concordia Sagittaria (VE)
Progetto: MODIFICA DI IMPIANTO ESISTENTE A BIOMASSE VEGETALI CON INTEGRAZIONE DI UNA LINEA PER LA VALORIZZAZIONE DI RIFIUTI SPECIALI NON PERICOLOSI		Oggetto: Planimetria generale condotte
Commissio: 1.336	Scala: 1:250	Tavola: 14V.1
Data: 06/04/2023	Disegnatore: Castellon geom. Andrea	File: 1.336-COB-Planimetria.dwg
<small>Viale della Vittoria, 8 - 33085 Montebelluna (TV) - Tel. 0427-71188 Fax 0427-732882 - mail: info@telegianni.it A SENZA DELLA NOSTRA NORMATA E' VIETATO L'USO DELLE INFORMAZIONI CONTENUTE, NON PRESENTI NEI DOCUMENTI ORIGINALI, PER UNO O PIU' FINESENZA AUTORIZZAZIONE DEL PROPRIETARIO</small>		