


LEGENDA

nuovo impianto tecnologico (cogeneratore)

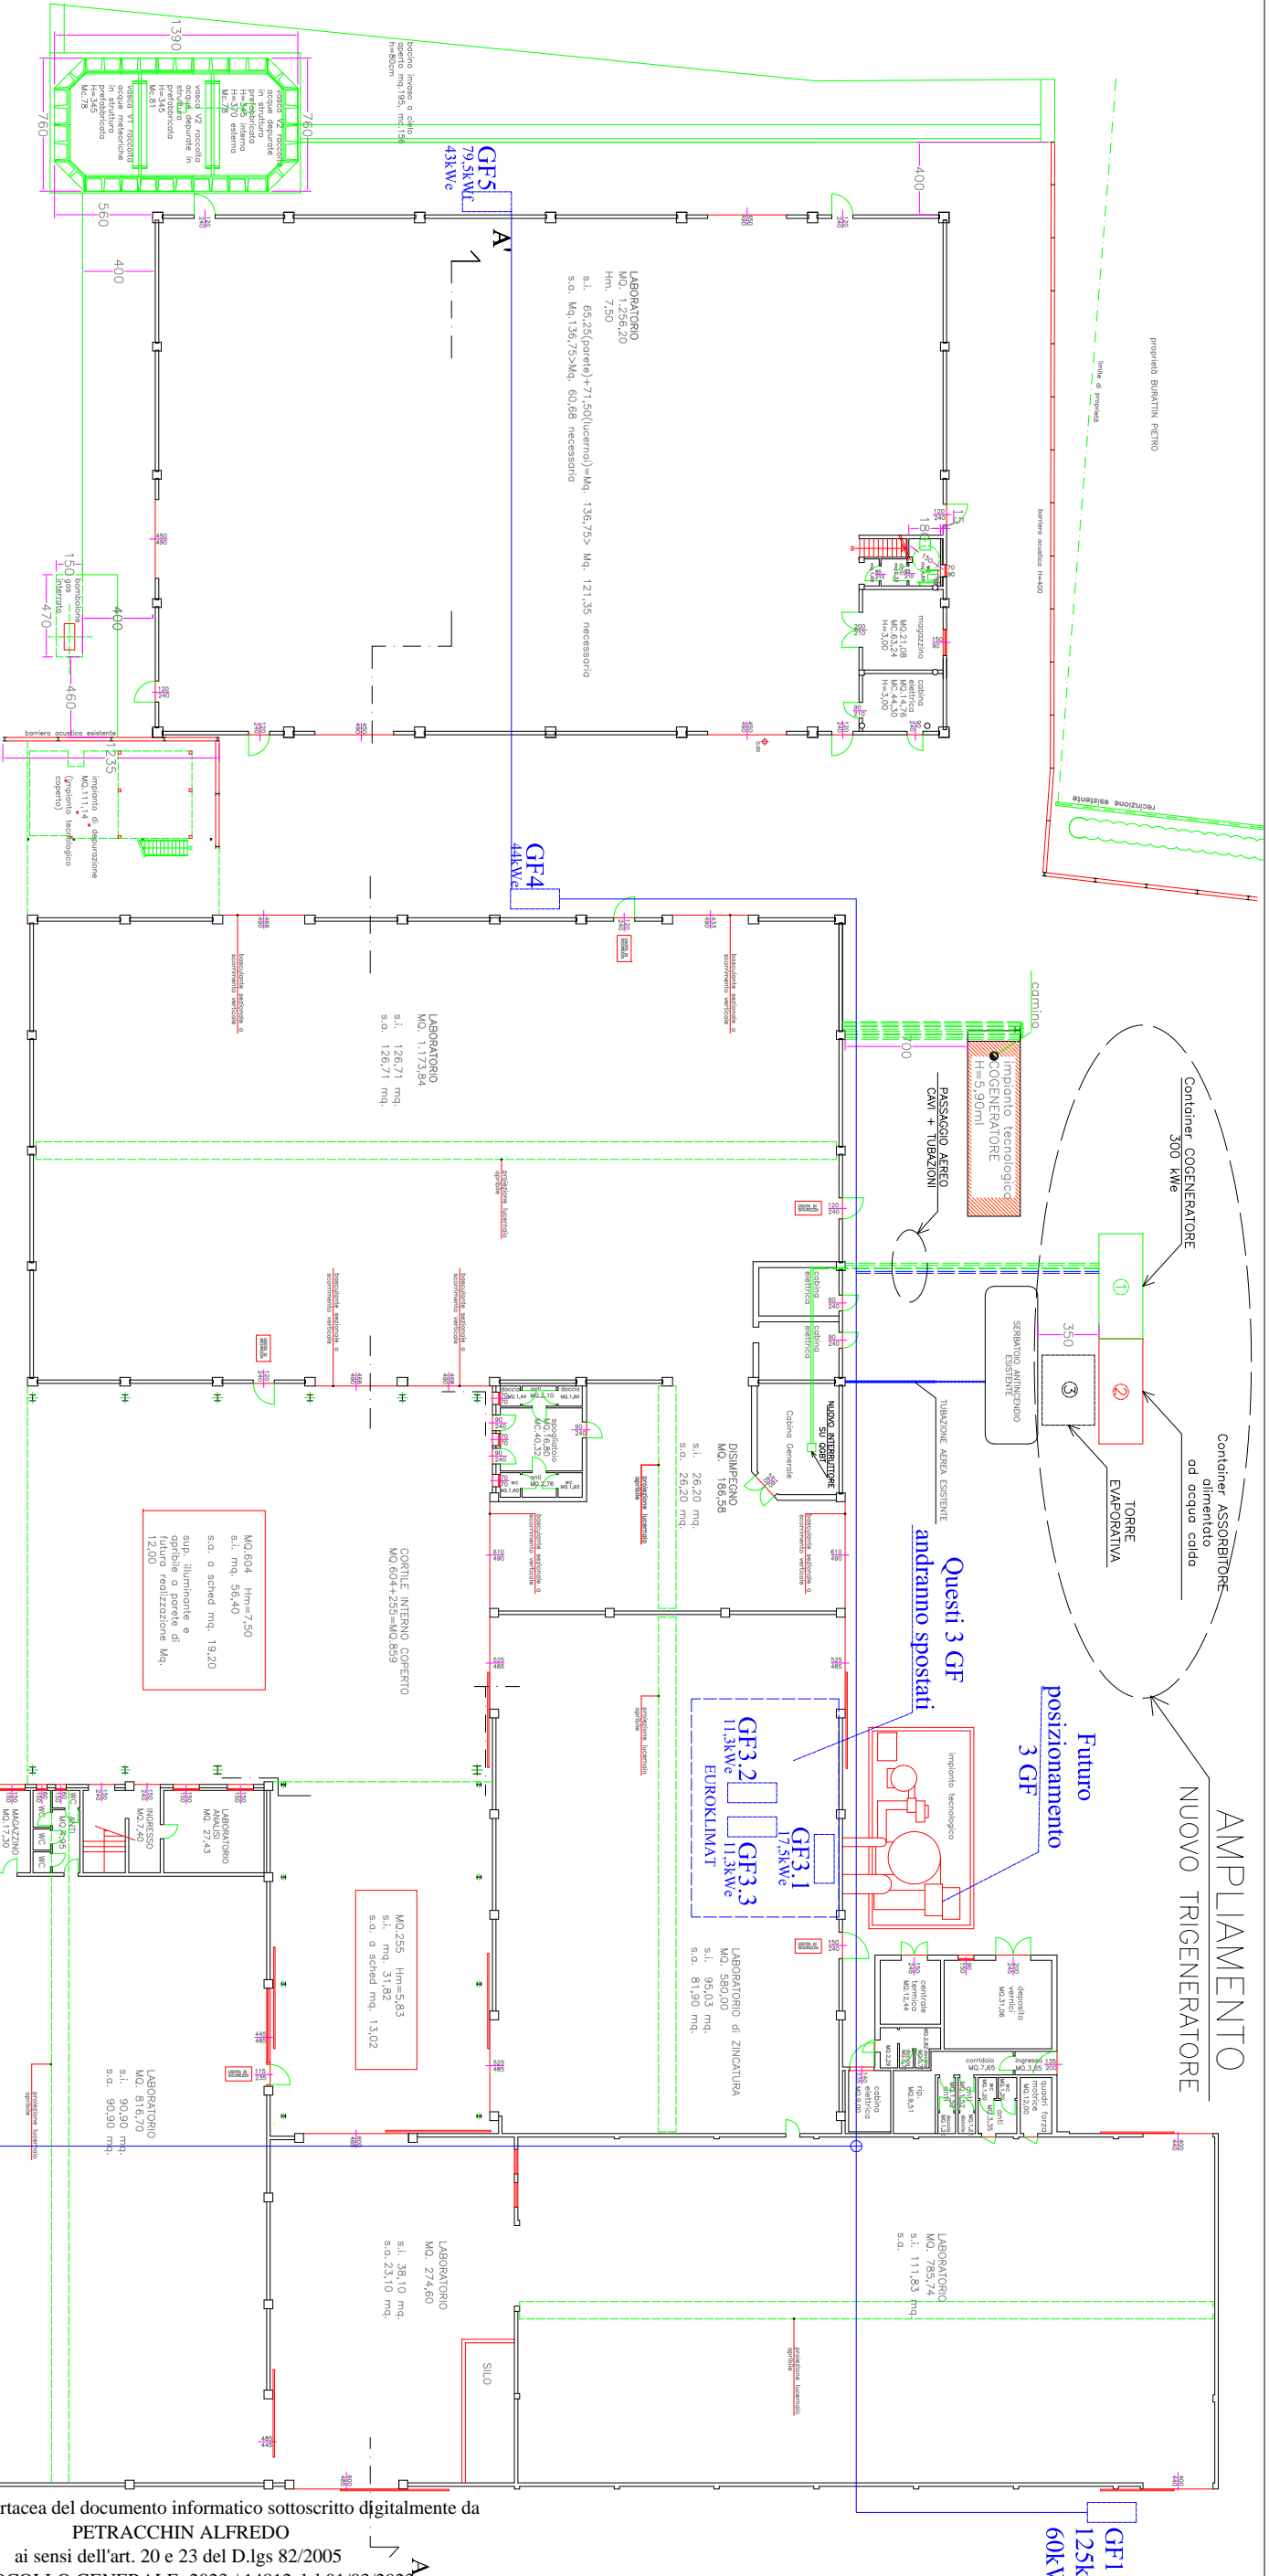

PIANTA PIANO TERRA
SCALA 1:200

CLIENTE: ZINCATURA NAZIONALE Via Tonello 32 30030 VICONOVÒ (VE)	TIPOLOGIA: PIANIMETRIA IMPIANTO TRIGENERAZIONE 300 KWp INTERVENTO: Allargio 01 all'offerta n. 406	REVISIONI: DATA: 20/02/2021 DATA: 20/02/2021
Via dell'Industria, 5 - 36022 Nervesa Veneta (VI) - 0445 790213 		